 




ESCALA: 1:100





1 PLANTA BAIXA – IMPLANTAÇÃO

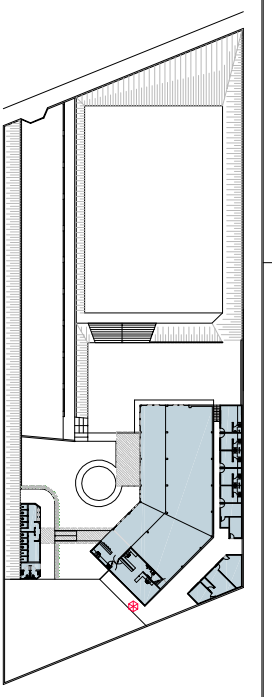

2 IMPLANTAÇÃO

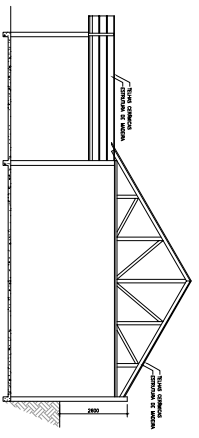

A CORTE TRANSVERSAL

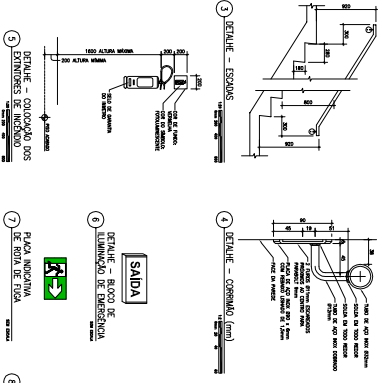 

TIPO	ESPECIFICAÇÃO	QUANTIDADE	VALOR UNITÁRIO	VALOR TOTAL
1
2
3
4
5
6
7
8

ASSUNTO: PROJETO DE SEGURANÇA CONTRA INCÊNDIO E PÂNICO LOCAL DE REUNIÃO DE PÚBLICO		FOLHA: ÚNICA	
PROJETO PARA REFORMA DE SALÃO DE FESTAS COM AUMENTO DE ÁREA LOCAL RUA PAULO EUSTÁQUIO DA SILVA, Nº 324 – QUADRA C, LOTE 10 SÍTIOS DE RECHEIO PARANHÍ – MARILIA, SP			
PROPRIETÁRIO: LUIS GUSTAVO WUZY			
ESCALA INDICADA: DATA: 20/08/2014			
SITUAÇÃO S/ ESCOLA		ESCALA MUNICIPAL A	
ÁREAS:		REVISÃO:	
TÍTULO: ... DATA: ... AUTORIZADO: ... PROJETO: ... ARQUITETO: ... ENGENHEIRO: ... RESPONSABILIDADE TÉCNICA: ...		Nº: ... DATA: ... NOME DO RESPONSÁVEL TÉCNICO: ... CREA: ... NOME DO RESPONSÁVEL TÉCNICO: ... CREA: ...	
Nº: 020/2014 DATA: 20/08/2014 NOME DO RESPONSÁVEL TÉCNICO: ... CREA: ...		Nº: 020/2014 DATA: 20/08/2014 NOME DO RESPONSÁVEL TÉCNICO: ... CREA: ...	